


表記の地下埋設物情報は、管理台帳等を参考とした概略のものであるため、
施工前に関係者立会いの下、試掘等を行い位置・深さ・構造等を確認すること。



縮尺 (A1) S=1: 500
(A3) S=1:1000

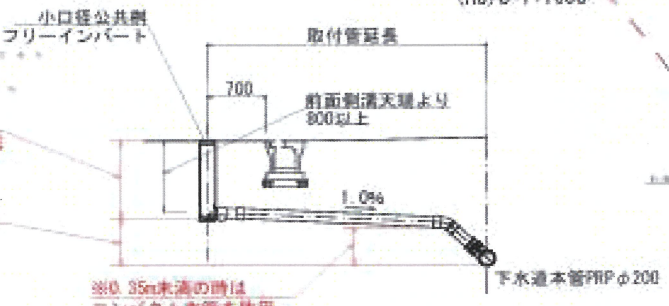

当図面記載、公共樹深
※(1)道路側清天端から取付管管端
平面図、公共樹根記載 (h)

北陸電力柱支障移転区間

第2期工事区間への
送電後、支線撤去(↑)


第2期工事区間

第1期工事区間

通信線は
建物の上空通過
不可

※給水施設と下水施設との距離を30cm以上確保。
又、給水本管と汚水取付管が交差する箇所も、
距離を30cm以上確保すること。

給水新設引込み：130箇所
(宅地129区画、集会所・公園)
既設引込み新設本管接続替え：8箇所 (平皮)
給水新設引込み：131箇所
(宅地129区画、集会所・公園)

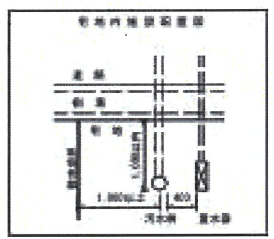

※R060716 宅地 129区画 (1区画増)

給水・消防水利計画図

図面の名称	図面番号
汚水排水計画図	13
縮尺 (A1) S=1: 500 (A3) S=1:1000	
設計者 島田登記測量事務所 島田 洋	
速星・西本郷 開発計画	
申請者 井川不動産株式会社	